
 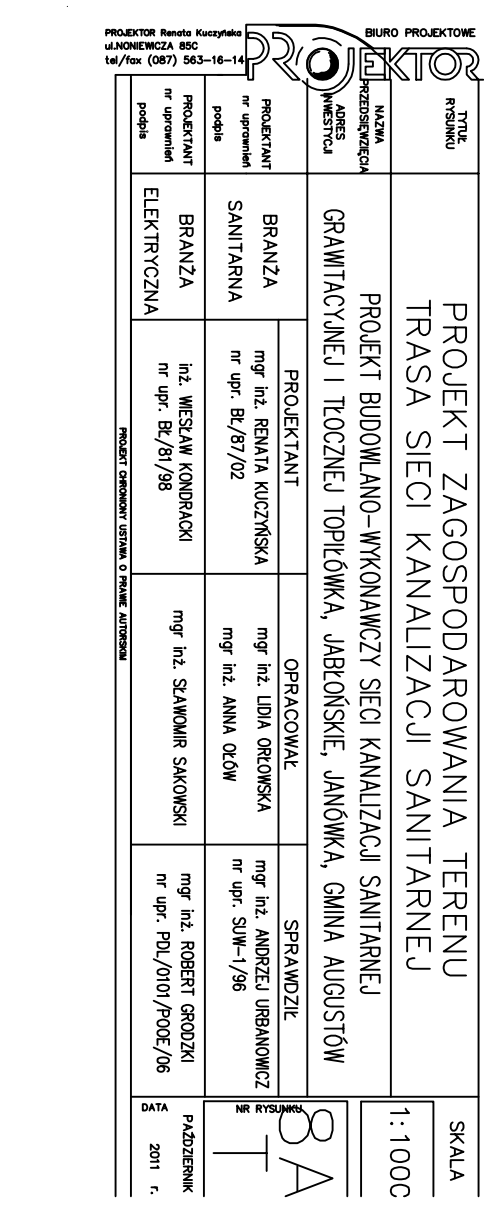


X

- RUROCIĄGI UKŁOŻONE W ZIEN**



PROJEKTOWY Remont Kuchnia Kuchnia 100 m <sup>2</sup> tel. (081) 543 31-14				BIURO PROJEKTOWE TYP ATYBUDOWY	
PROJEKTANT nr uprawnień PROJEKTANT nr uprawnień PROJEKTANT nr uprawnień		NAZWA PRZEDSIĘWZIĘCIA NAZWA PRZEDSIĘWZIĘCIA NAZWA PRZEDSIĘWZIĘCIA		PROJEKT ZAGOSPODAROWANIA TERENU TRASA SIECI KANALIZACJI SANITARNEJ	
BRANŻA BRANŻA BRANŻA ELEKTRYCZNA		PROJEKTANT mgr inż. RENATA KUZIŃSKA mgr inż. RENATA KUZIŃSKA mgr inż. RENATA KUZIŃSKA mgr inż. RENATA KUZIŃSKA		PROJEKT BUDOWI I WYKONAWCZY SIECI KANALIZACJI SANITARNEJ GRANITACZYNEJ I ŁOŻYSCEJ I OPŁOKOWA, JABŁONISKIE, JANOWKA, GMINA AUGUSTÓW	
OFERTOWY nr upr. B/67/98		OFERTOWY mgr inż. LUDŹA GRONOWSKA mgr inż. LUDŹA GRONOWSKA mgr inż. LUDŹA GRONOWSKA mgr inż. LUDŹA GRONOWSKA		OFERTOWY mgr inż. LUDŹA GRONOWSKA mgr inż. LUDŹA GRONOWSKA mgr inż. LUDŹA GRONOWSKA mgr inż. LUDŹA GRONOWSKA	
SPRAWOZDANIE nr upr. P/10/010/P/002/96		SPRAWOZDANIE mgr inż. ANDRZEJ URBANOWICZ mgr inż. ANDRZEJ URBANOWICZ mgr inż. ANDRZEJ URBANOWICZ mgr inż. ANDRZEJ URBANOWICZ		SPRAWOZDANIE mgr inż. ANDRZEJ URBANOWICZ mgr inż. ANDRZEJ URBANOWICZ mgr inż. ANDRZEJ URBANOWICZ mgr inż. ANDRZEJ URBANOWICZ	
DATA 2011 r.		NR RYSUNKU T		SKALA 1:1000	
PRAZDZIEK 2011 r.		PRAZDZIEK 2011 r.		PRAZDZIEK 2011 r.	